


PROJEKT PLACÓW MANEWROWYCH OŚRODKA  
DOSKONALENIA TECHNIKI JAZDY W ELBLĄGU

działka nr 17/3, 15, obręb 0023 Elbląg, woj. warmińsko-mazurskie,  
ul. Skrzydlata 1

PROJEKT PRZYŁĄCZA KANALIZACJI DESZCZOWEJ  
Skala 1:500

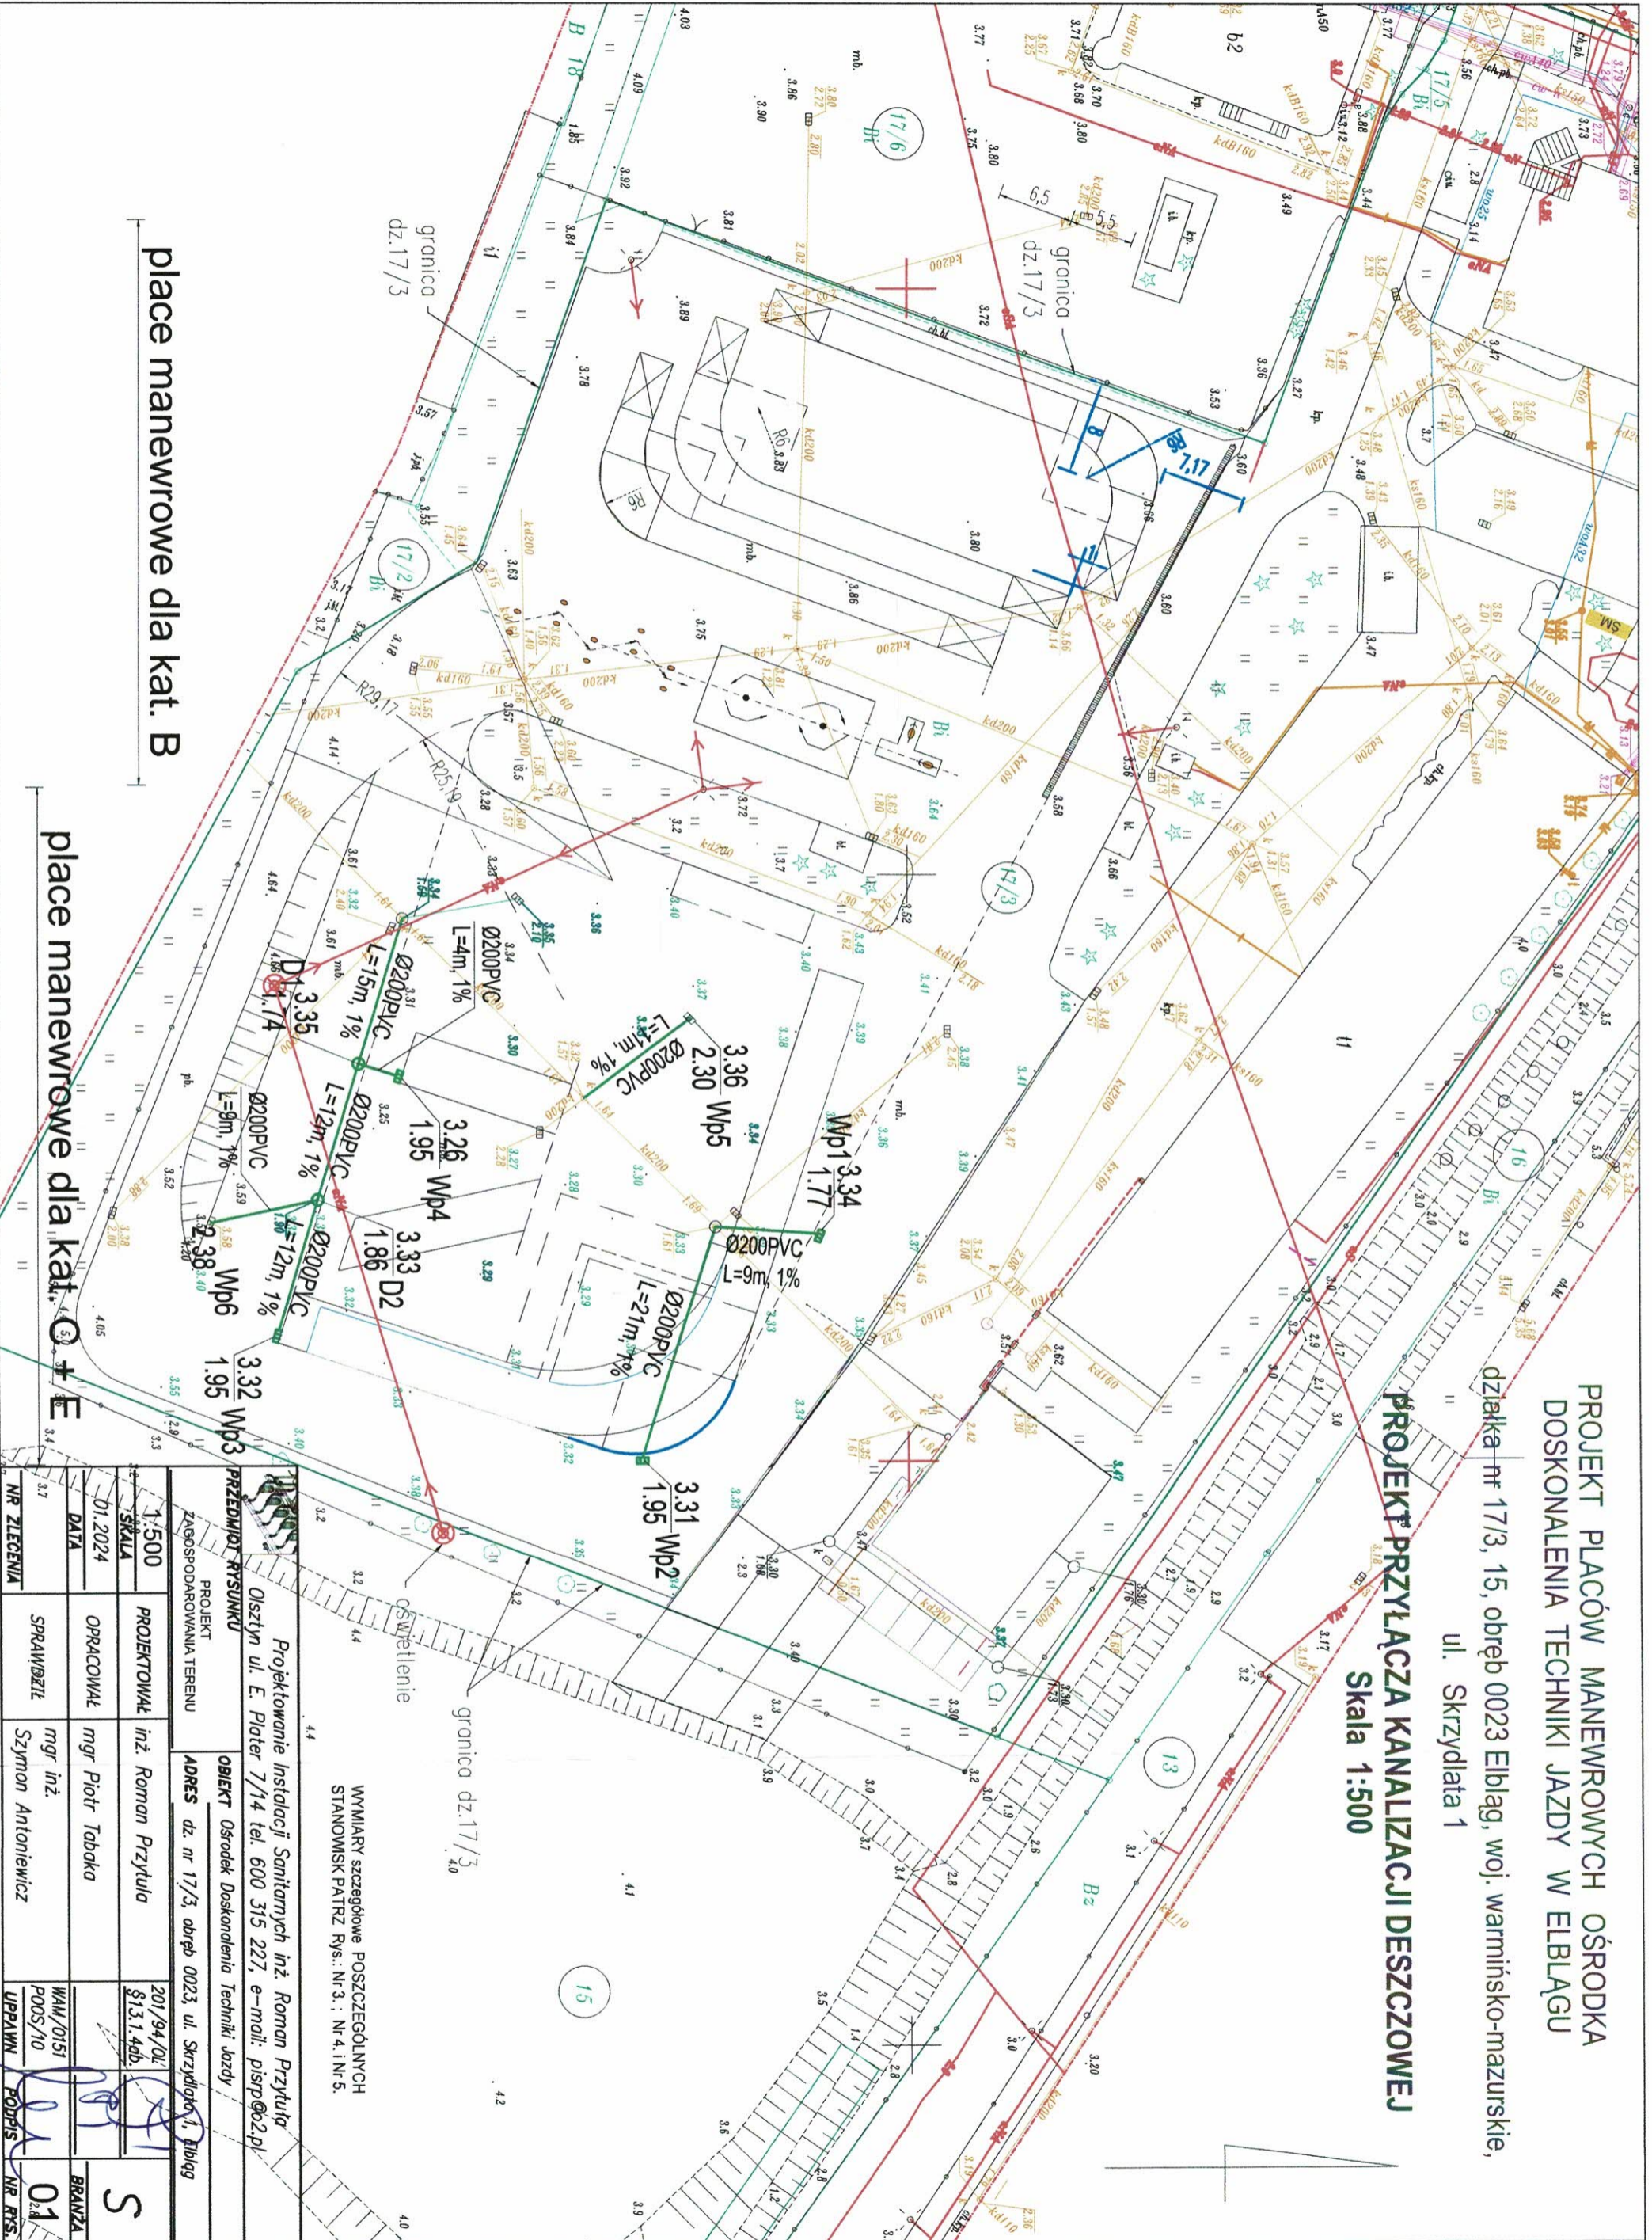


WYMIARY szczegółowe POSZCZEGÓLNYCH  
STANOWISK PATRZ Rys.: Nr.3.; Nr.4.; Nr.5.

Projektowanie Instalacji Sanitarnych inż. Roman Przytuła  
Olsztyn ul. E. Plater 7/14 tel. 600 315 227, e-mail: pisp@o2.pl

PRZEDMIOT RYSUNKU  
ZAGOSPODAROWANIA TERENU  
PROJEKT  
1:500  
SKALA  
DATA  
01.2024  
OPRACOWAŁ  
mgr Piotr Tabdka  
SPRAWDZIŁ  
mgr inż. Szymon Antoniewicz

NR ZIEGENIA	37	BRANŻA	01
PROJEKTOWAŁ	inż. Roman Przytuła	WYM/OI51	
OPRACOWAŁ	mgr Piotr Tabdka	POOS/10	
SPRAWDZIŁ	mgr inż. Szymon Antoniewicz	UPPAWN	
ADRES	dz. nr 17/3, obręb 0023 ul. Skrzydlata 1, Elbląg		
OBIEKT	Ostrodek Doskonalenia Techniki Jazdy		
PROJEKTOWAŁ	inż. Roman Przytuła		
OPRACOWAŁ	mgr Piotr Tabdka		
SPRAWDZIŁ	mgr inż. Szymon Antoniewicz		
DATA	01.2024		
NR ZIEGENIA	37		

**PROFIL PRZYLĄCZA  
KANALIZACJI DESZCZOWEJ**  
skala 1:100/500

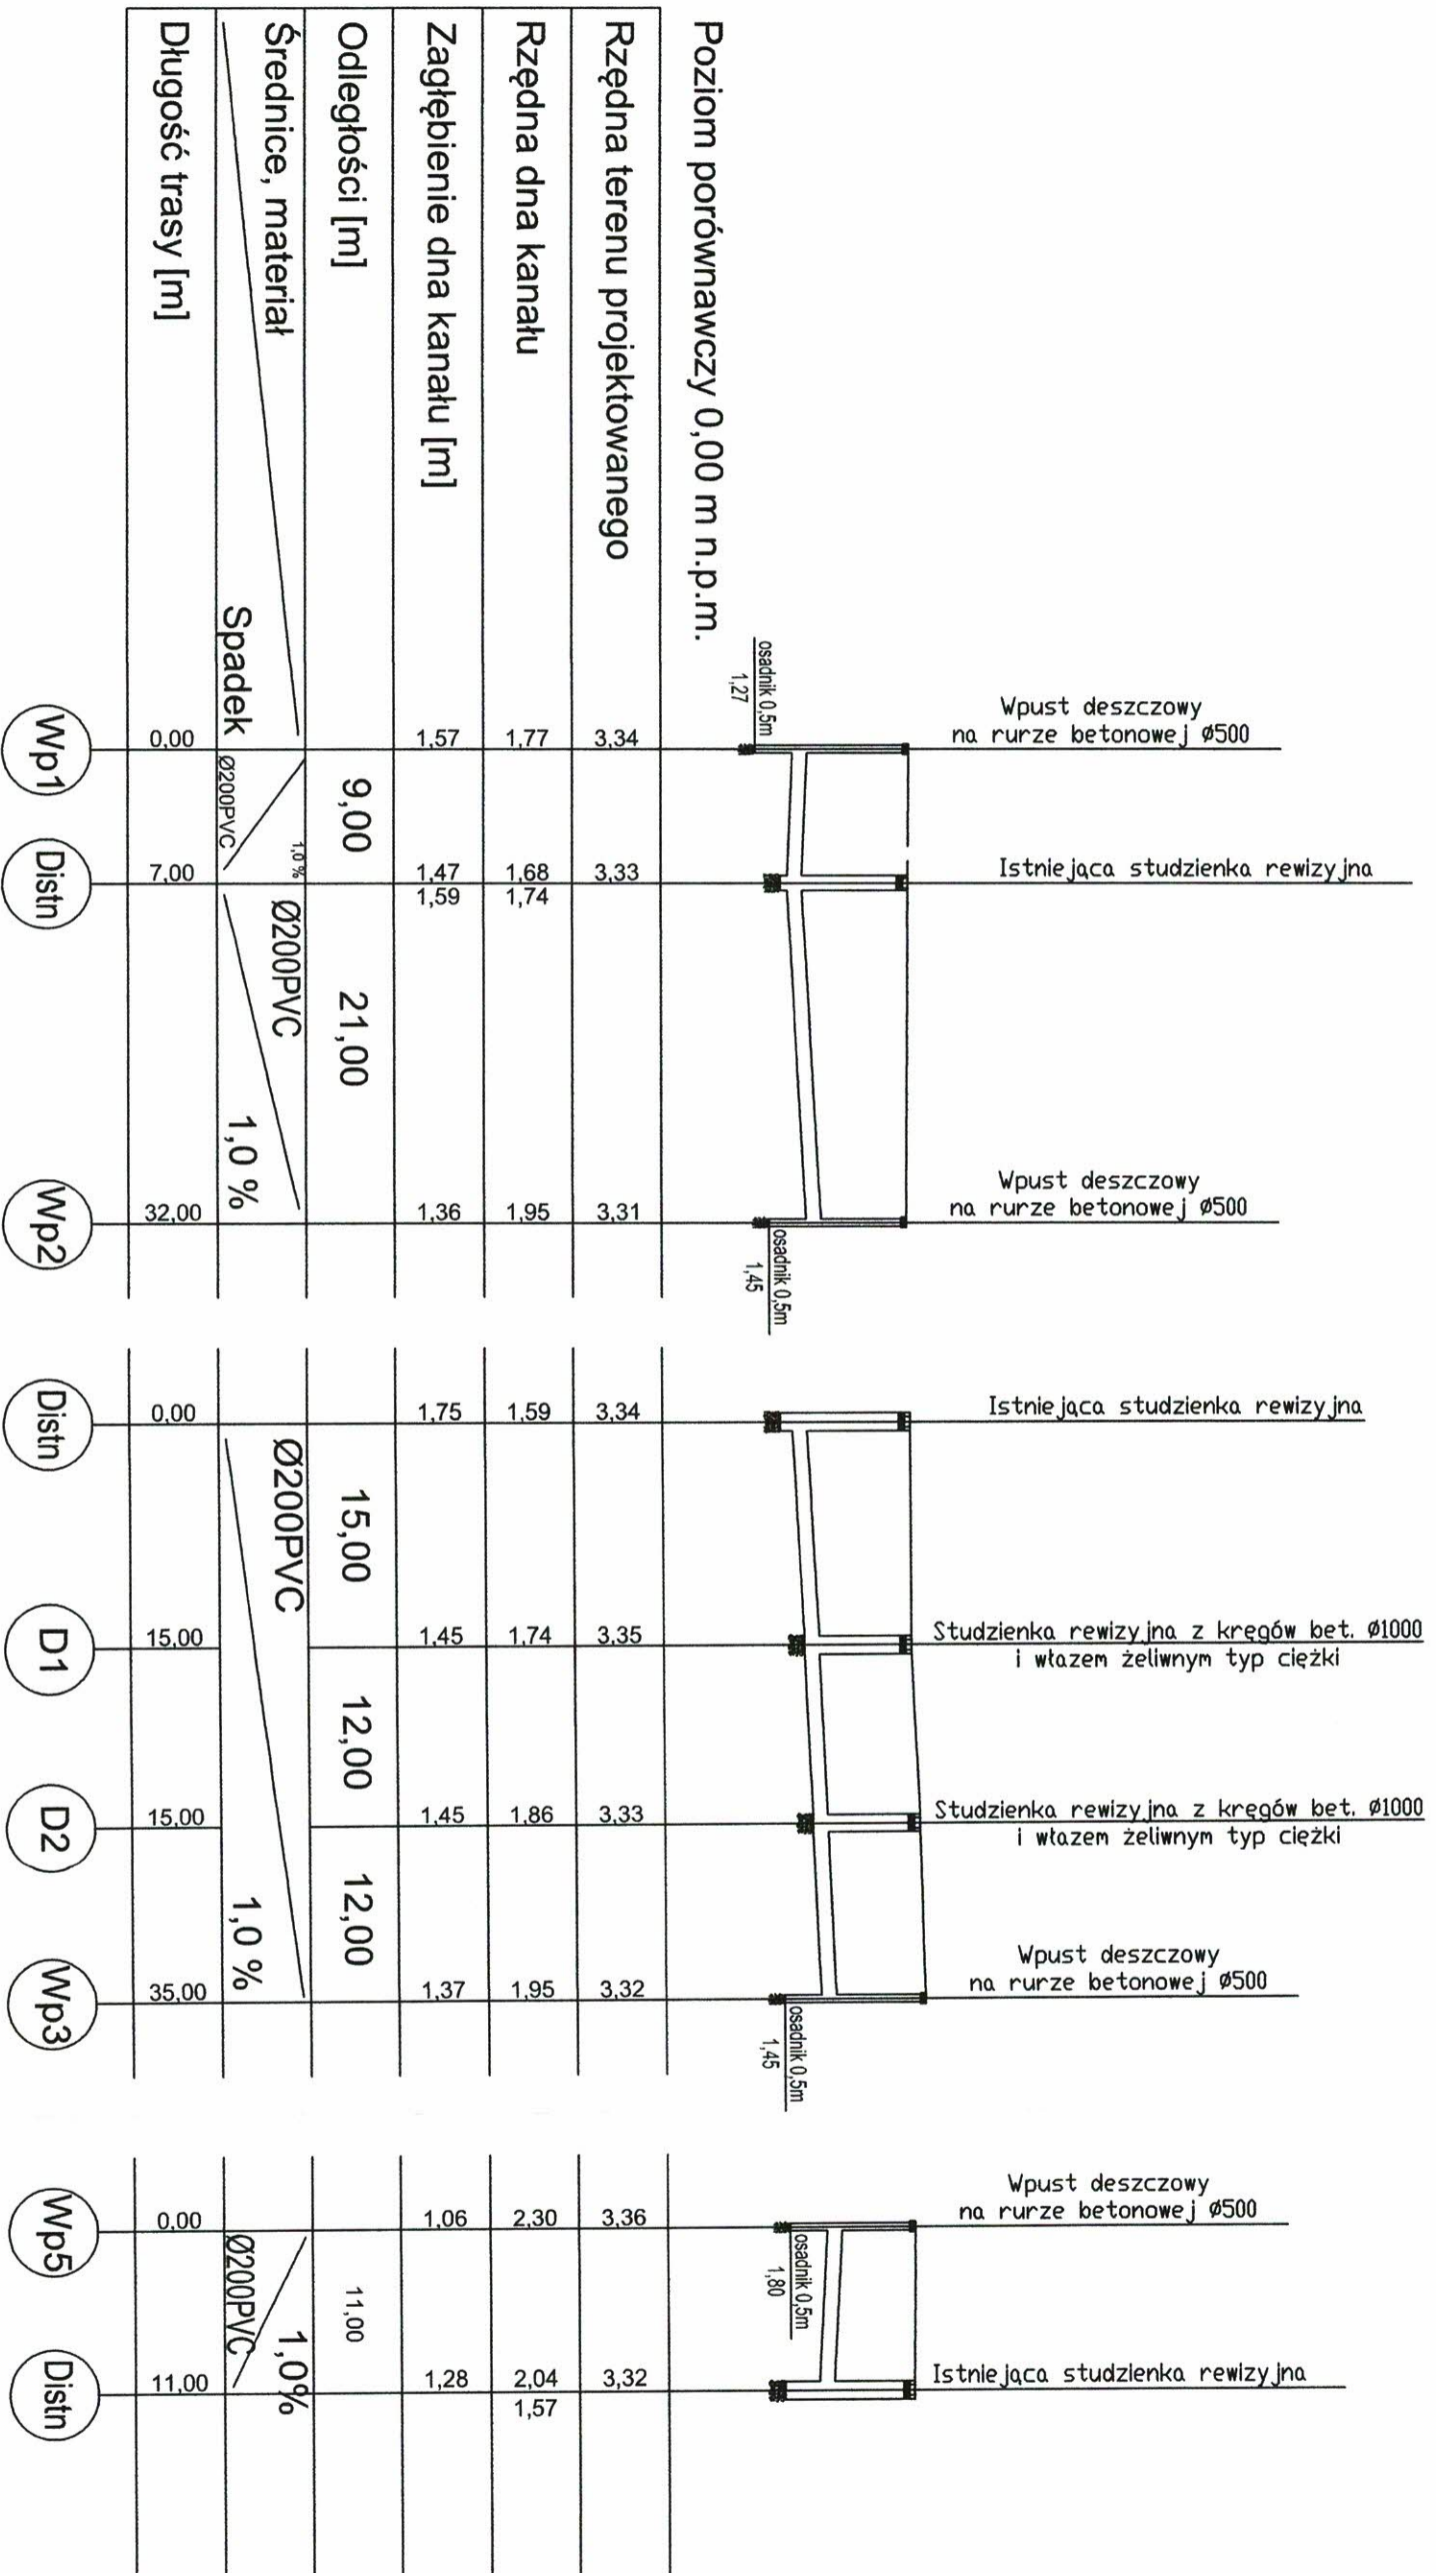

		Projektowanie Instalacji Sanitarnych inż. Roman Przytuła	
Olsztyn ul. E. Piłter 7/14 tel. 600 315 227, e-mail: pispr@o2.pl			
<b>PRZEMIOŁ RYSUNKU</b>		<b>OBIEKT</b> Ośrodek Doskonalenia Techniki Jazdy	
PROFIL PRZYLĄCZA KANALIZACJI DESZCZOWEJ		ADRES dz. nr 17/3, obręb 0023, ul. Skrzydlate 1, Ełbląg	
1:50	PROJEKTOWAŁ	inż. Roman Przytuła	201/94/0L
SKALA	OPRACOWAŁ	mgr Piotr Tabaka	§13.1.4ab.
01.2024	DAŁA		
NR ZLECENIA	SPRAWDZIŁ	mgr inż. Szymon Antoniewicz	WAM/0151
			POOS/10
			UPPAWN
			NR RYS.
			02
			BRANŻA