


PROFIL PRZYŁĄCZA  
KANALIZACJI DESZCZOWEJ  
skala 1:100/500

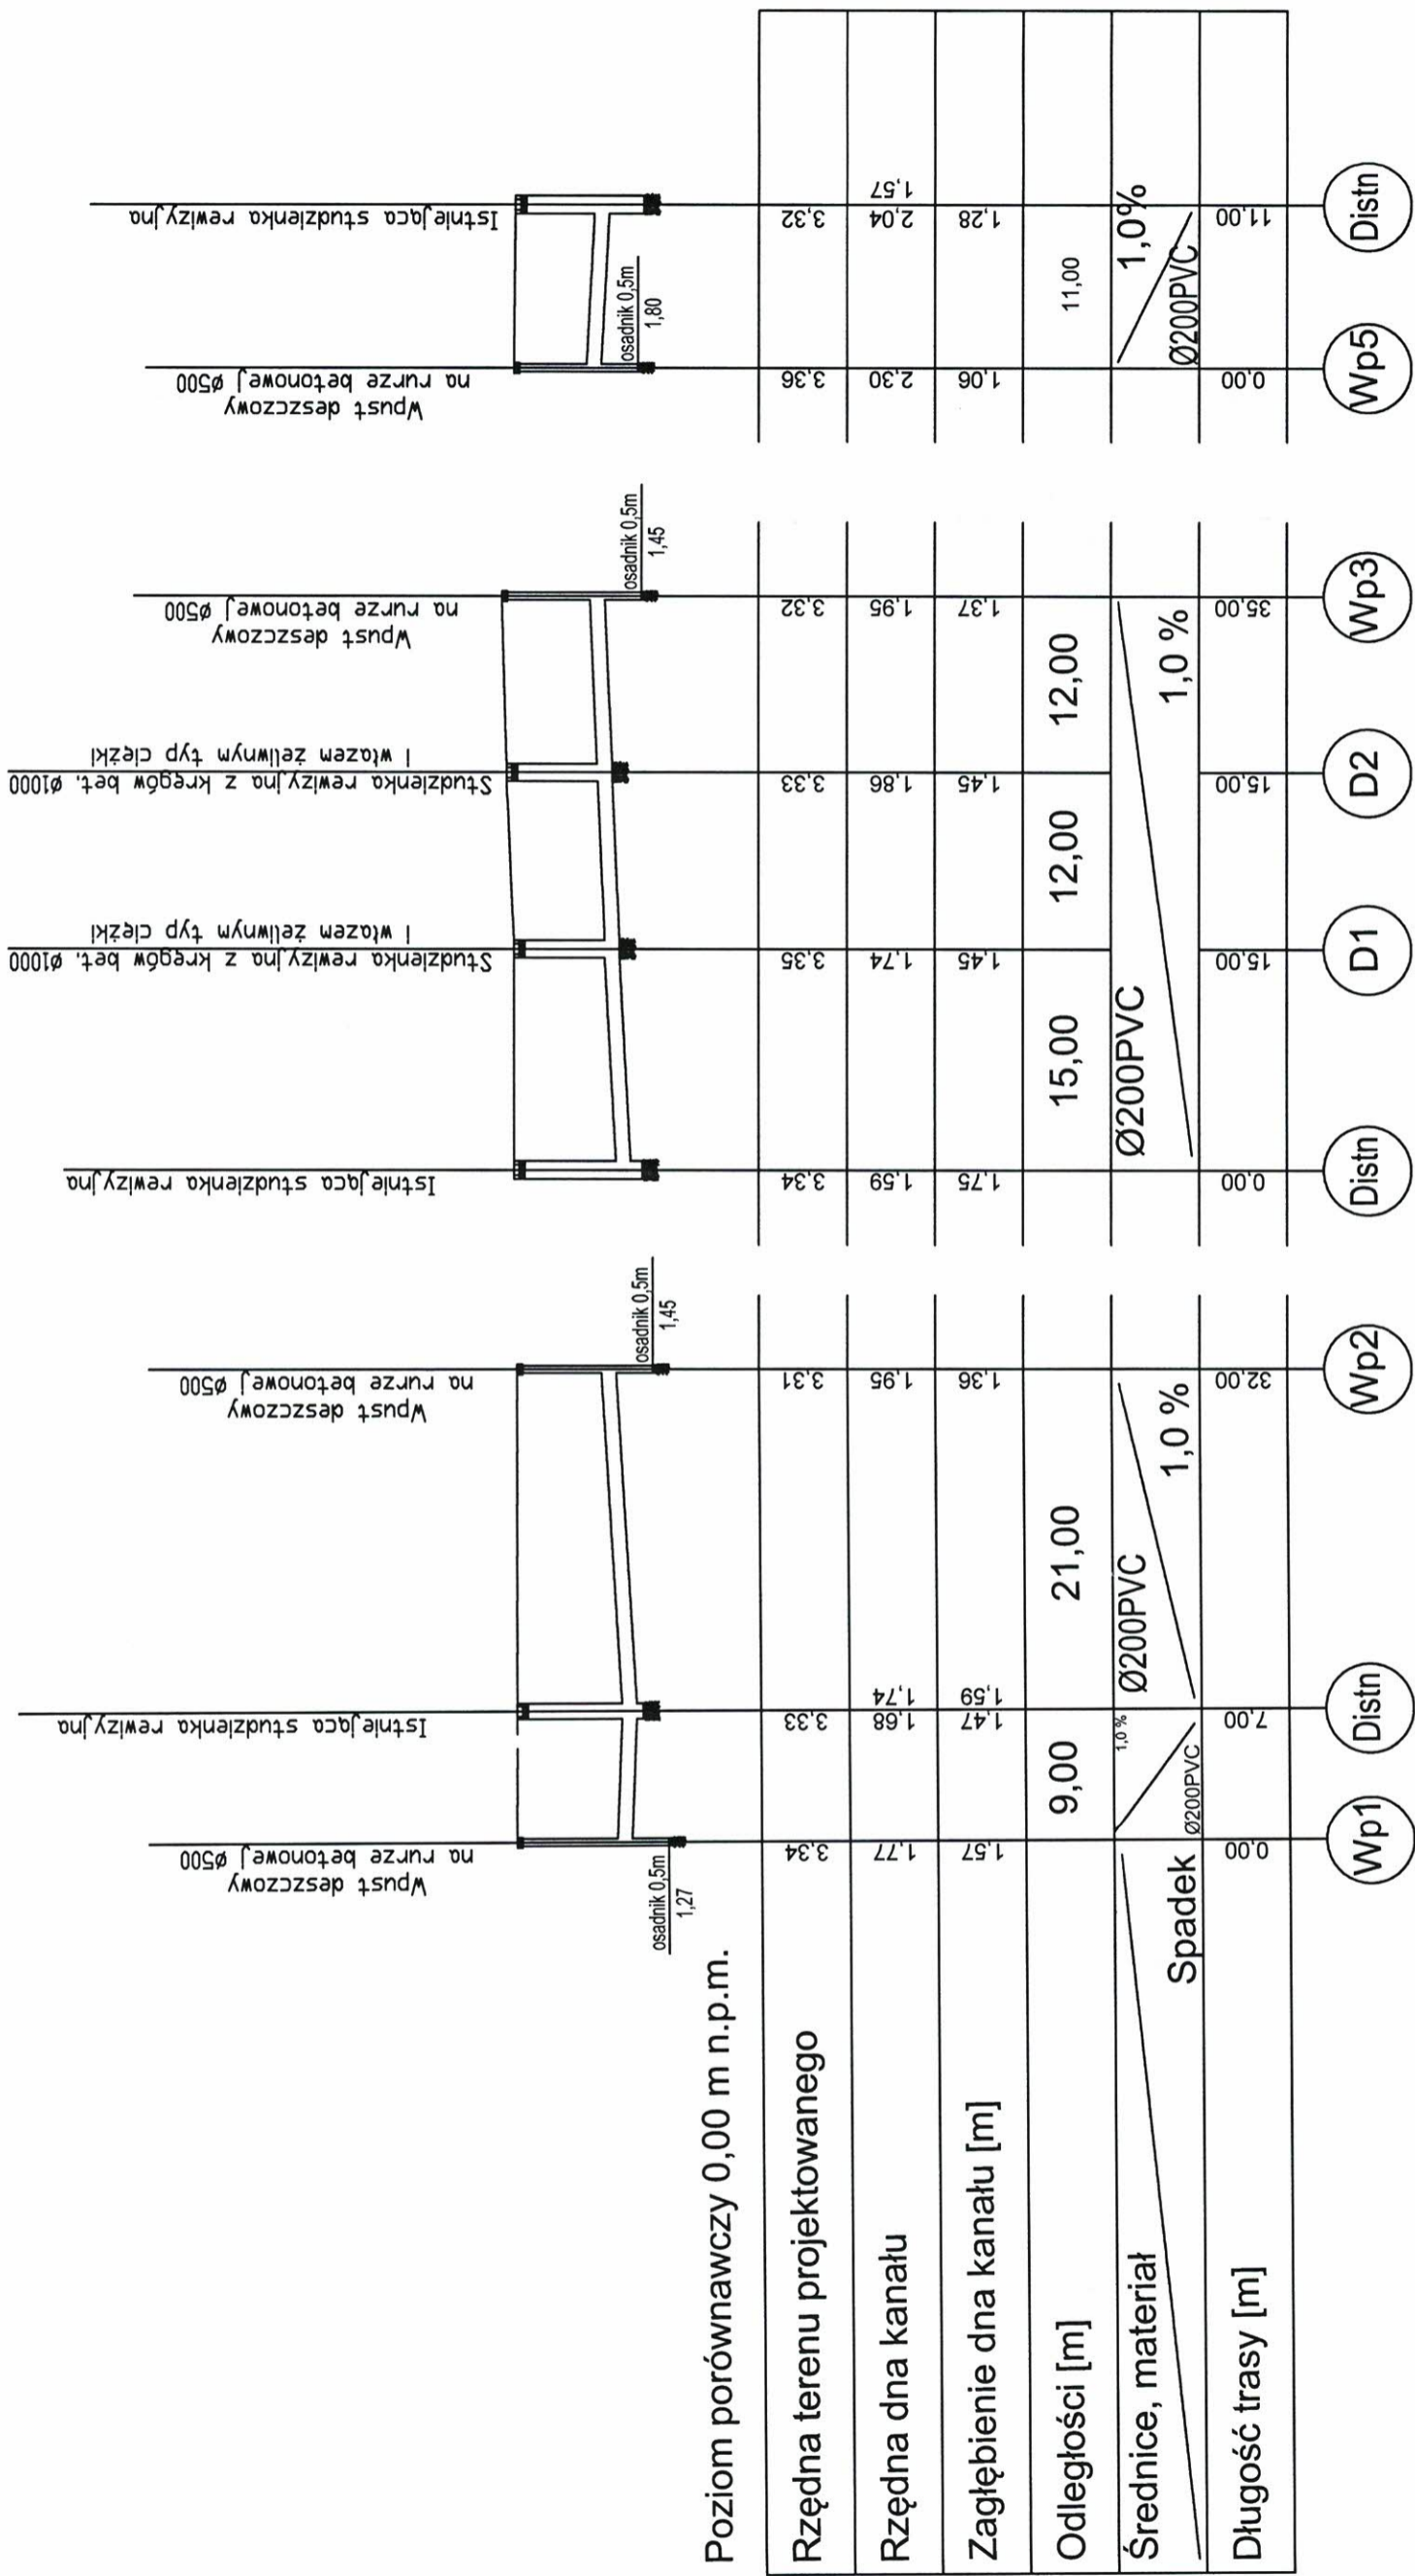


Poziom porównawczy 0,00 m n.p.m.

		Projektowanie Instalacji Sanitarnych inż. Roman Przytuła Olsztyn ul. E. Plater 7/14 tel. 600 315 227, e-mail: pisrp@o2.pl	
PRZEDMIOT RYSUNKU PROFIL PRZYŁĄCZA KANALIZACJI DESZCZOWEJ		OBIEKT Ośrodek Doskonalenia Techniki Jazdy ADRES dz. nr 17/3, obręb 0023, ul. Skrzydlata 1, Elbląg	
1:50	PROJEKTOWAŁ	201/94/OL	S
SKALA	inż. Roman Przytuła	§13.1.4ab.	
01.2024	OPRACOWAŁ	WAM/0151	BRANŻA
DATA	mgr Piotr Tabaka	POOS/10	
NR ZLECENIA	SPRAWDZIŁ	UPPAWN	NR RYS.
	mgr inż. Szymon Antoniewicz	PODEPIS	

**PROJEKT PLACÓW MANEWROWYCH OŚRODKA  
DOSKONALENIA TECHNIKI JAZDY W ELBLĄGU**

działka nr 17/3, 15, obręb 0023 Elbląg, woj. warmińsko-mazurskie,  
ul. Skrzydłata 1

**PROJEKT PRZYŁĄCZA KANALIZACJI DESZCZOWEJ**  
Skala 1:500

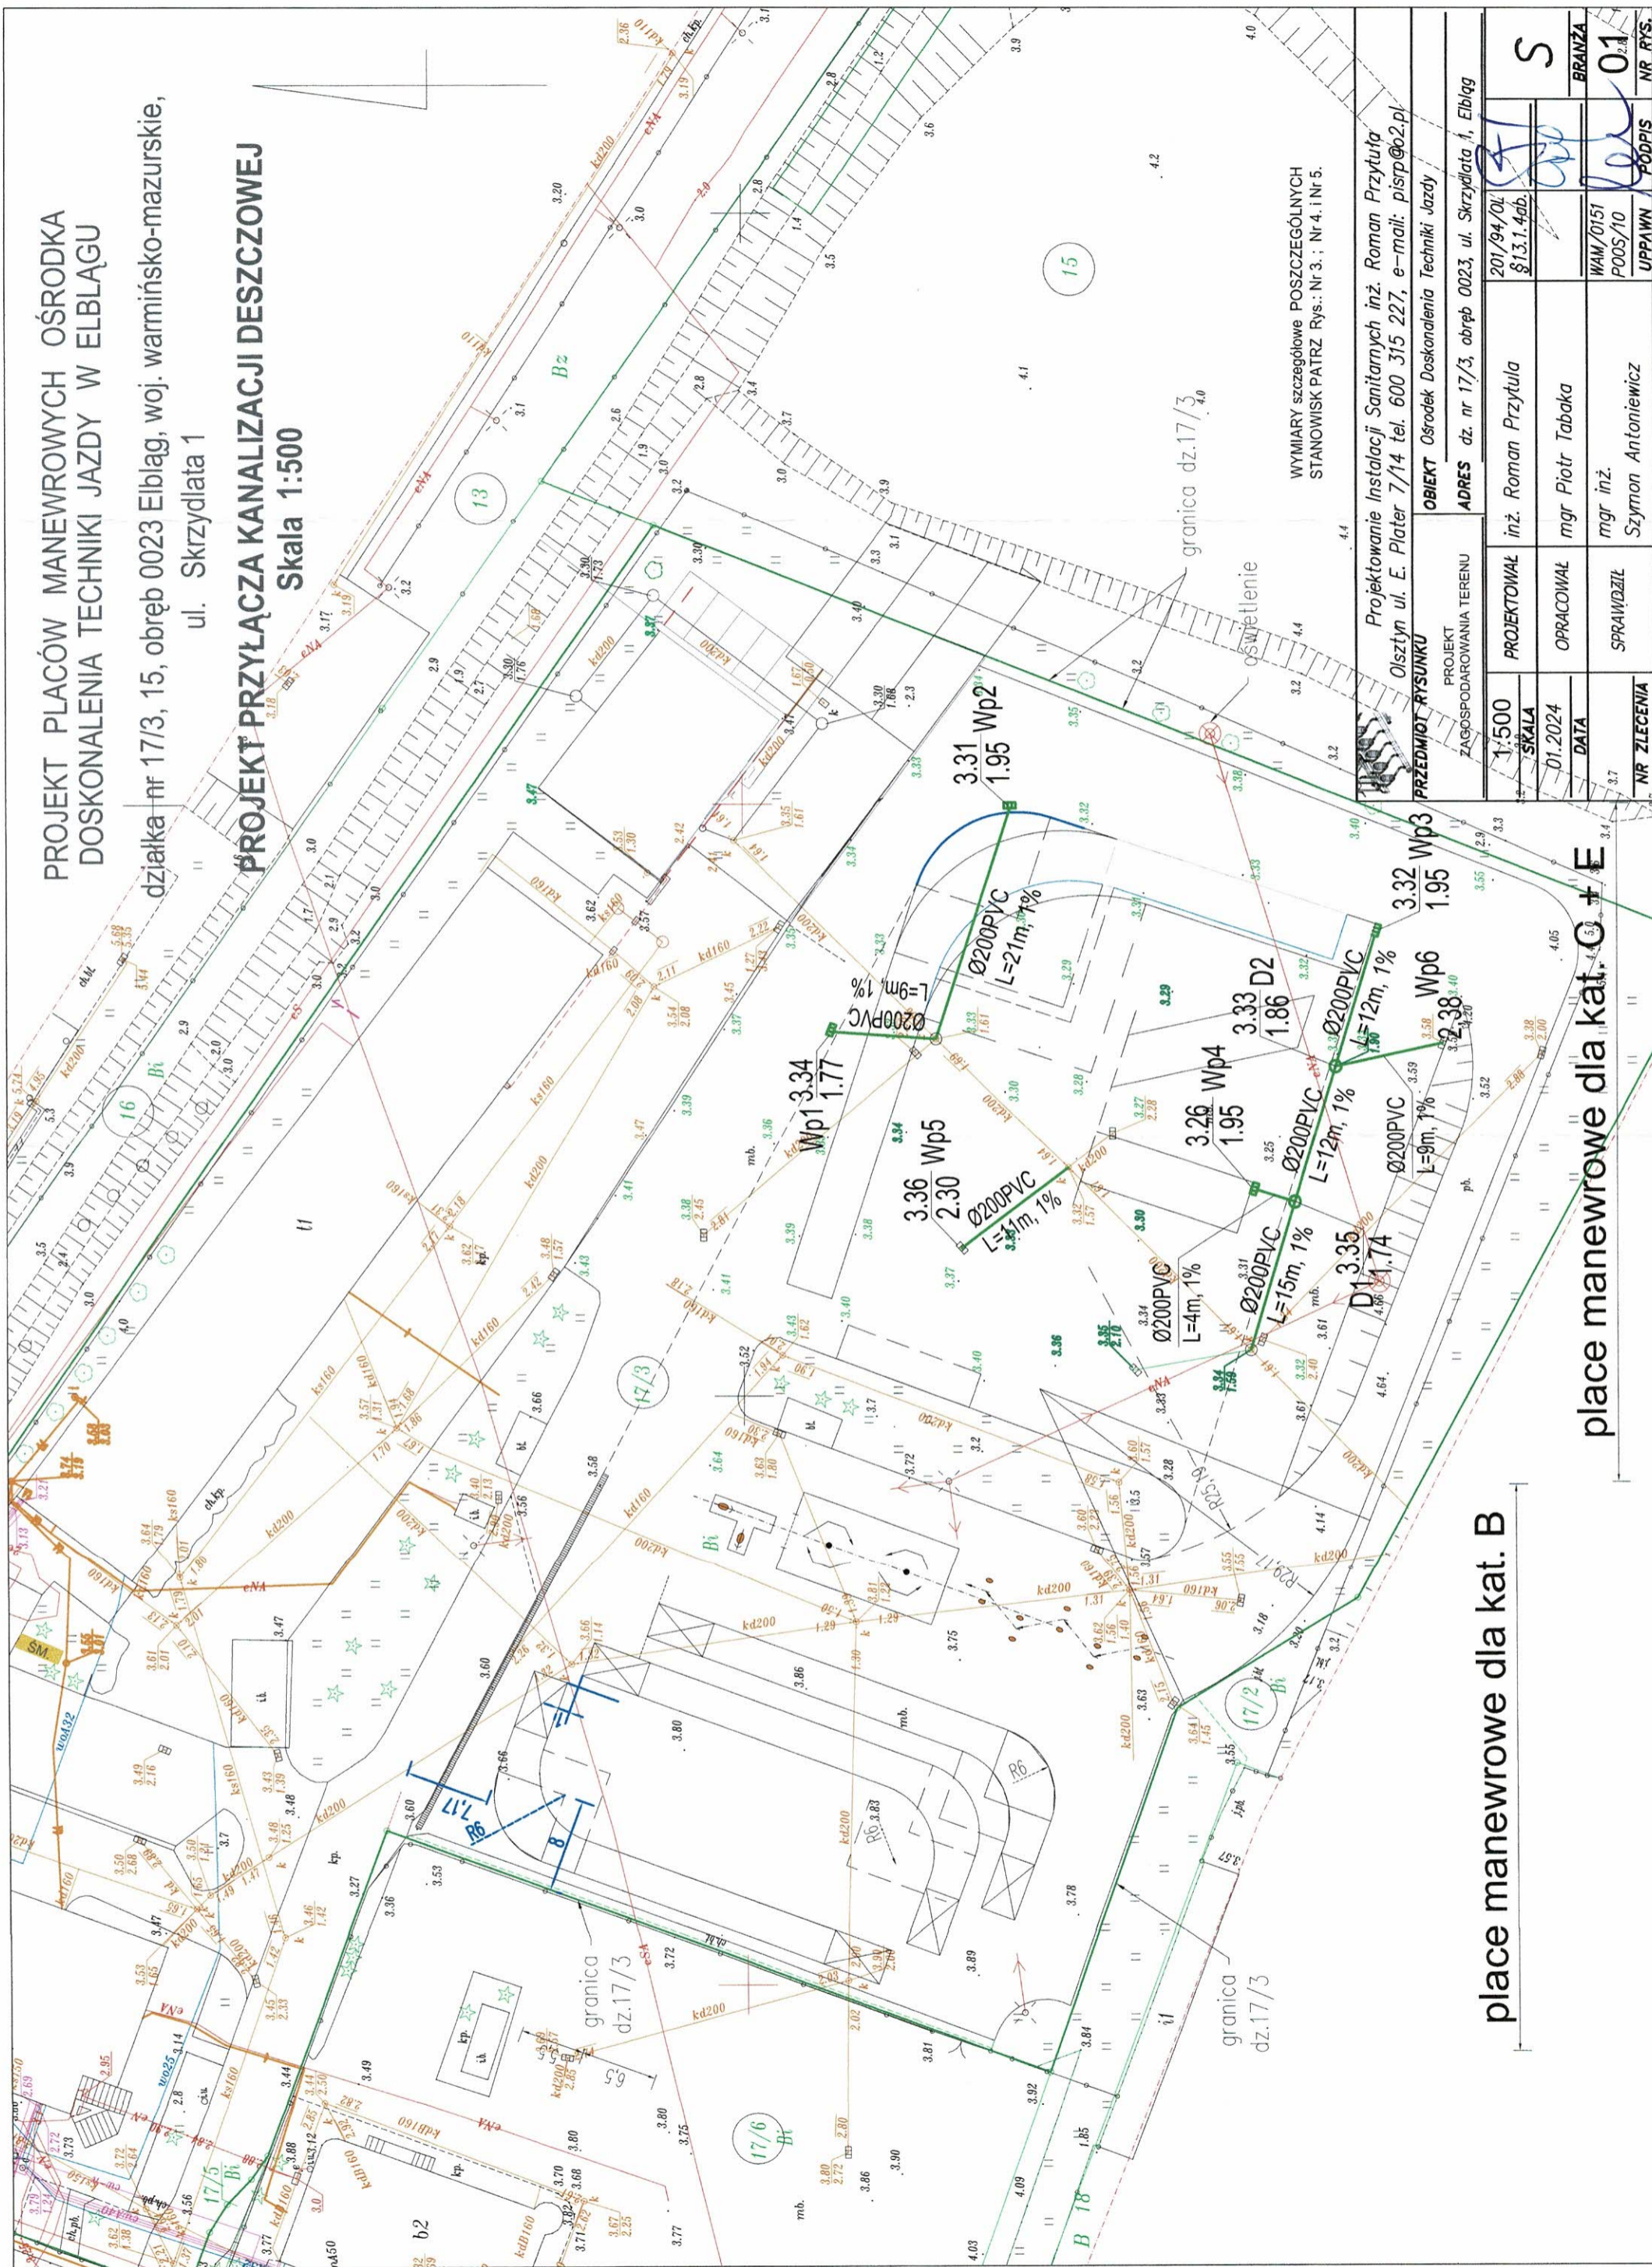

place manewrowe dla kat. B

place manewrowe dla kat. O + E

WYMIARY szczegółowe POSZCZEGÓLNYCH  
STANOWISK PATRZ Rys.: Nr 3.; Nr 4. i Nr 5.

<b>PRZEDMIOT - RYSUNKU</b>		Projektowanie Instalacji Sanitarnych inż. Roman Przytuła Olsztyń ul. E. Plater 7/14 tel. 600 315 227, e-mail: pisp@2.p.l	
<b>PROJEKT ZAGOSPODAROWANIA TERENU</b>		<b>OBIEKT</b> Ośrodek Doskonalenia Techniki Jazdy	
<b>ADRES</b> dz. nr 17/3, obręb 0023, ul. Skrzydłata 1, Elbląg		<b>WYMIARY</b> 201/94/0L §13.1.4ab.	
<b>SKALA</b>	1:500	<b>PROJEKTOWAŁ</b>	inż. Roman Przytuła
<b>DATA</b>	01.2024	<b>OPRACOWAŁ</b>	mgr Piotr Tabaka
<b>NR ZLECENIA</b>	3.7	<b>SPRAWDZIŁ</b>	mgr inż. Szymon Antoniewicz
<b>UPRAWN</b>	POOS/10	<b>PÓDPIS</b>	
<b>BRANŻA</b>	01	<b>NR RYS.</b>	01